

ANEXO 06 - PROJETOS



**UNIVERSIDADE
FEDERAL RURAL
DE PERNAMBUCO**



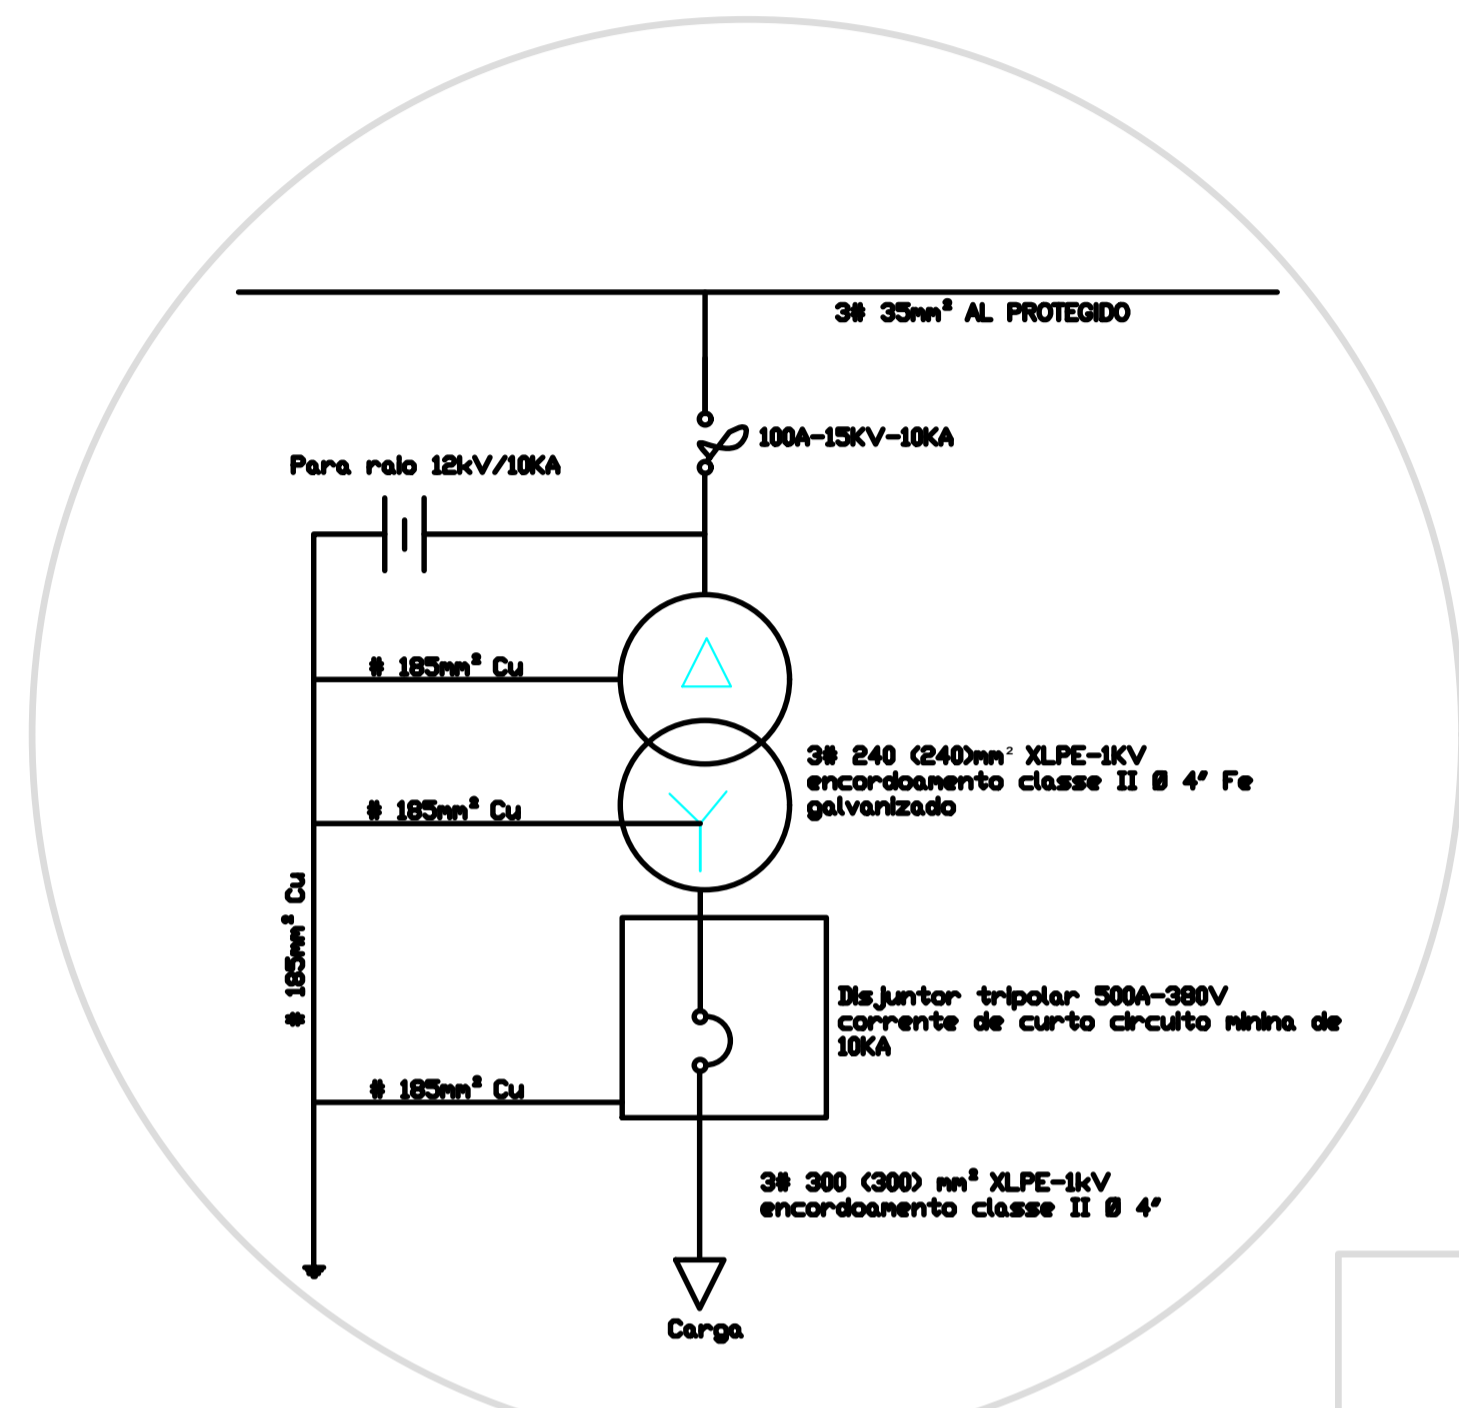



DIAGRAMA UNIFILAR

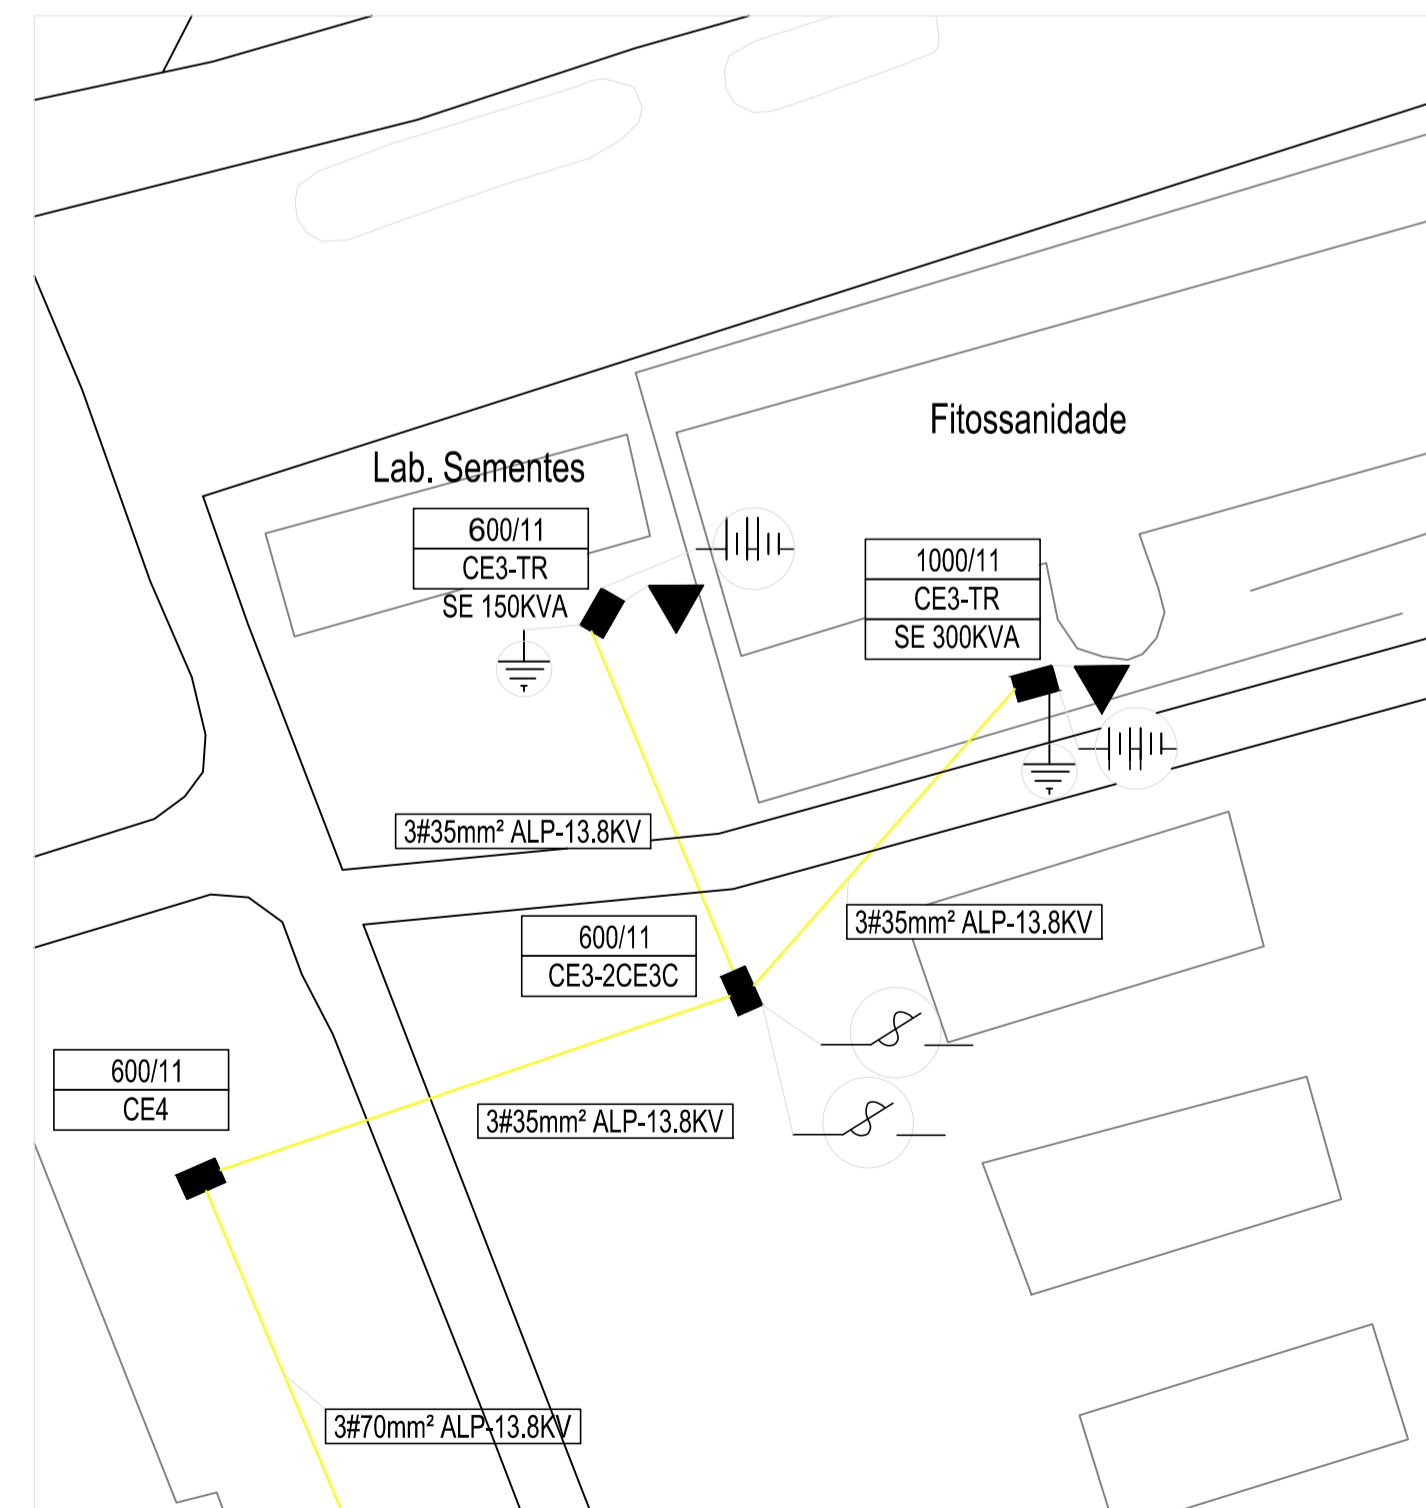

Locação 1/50

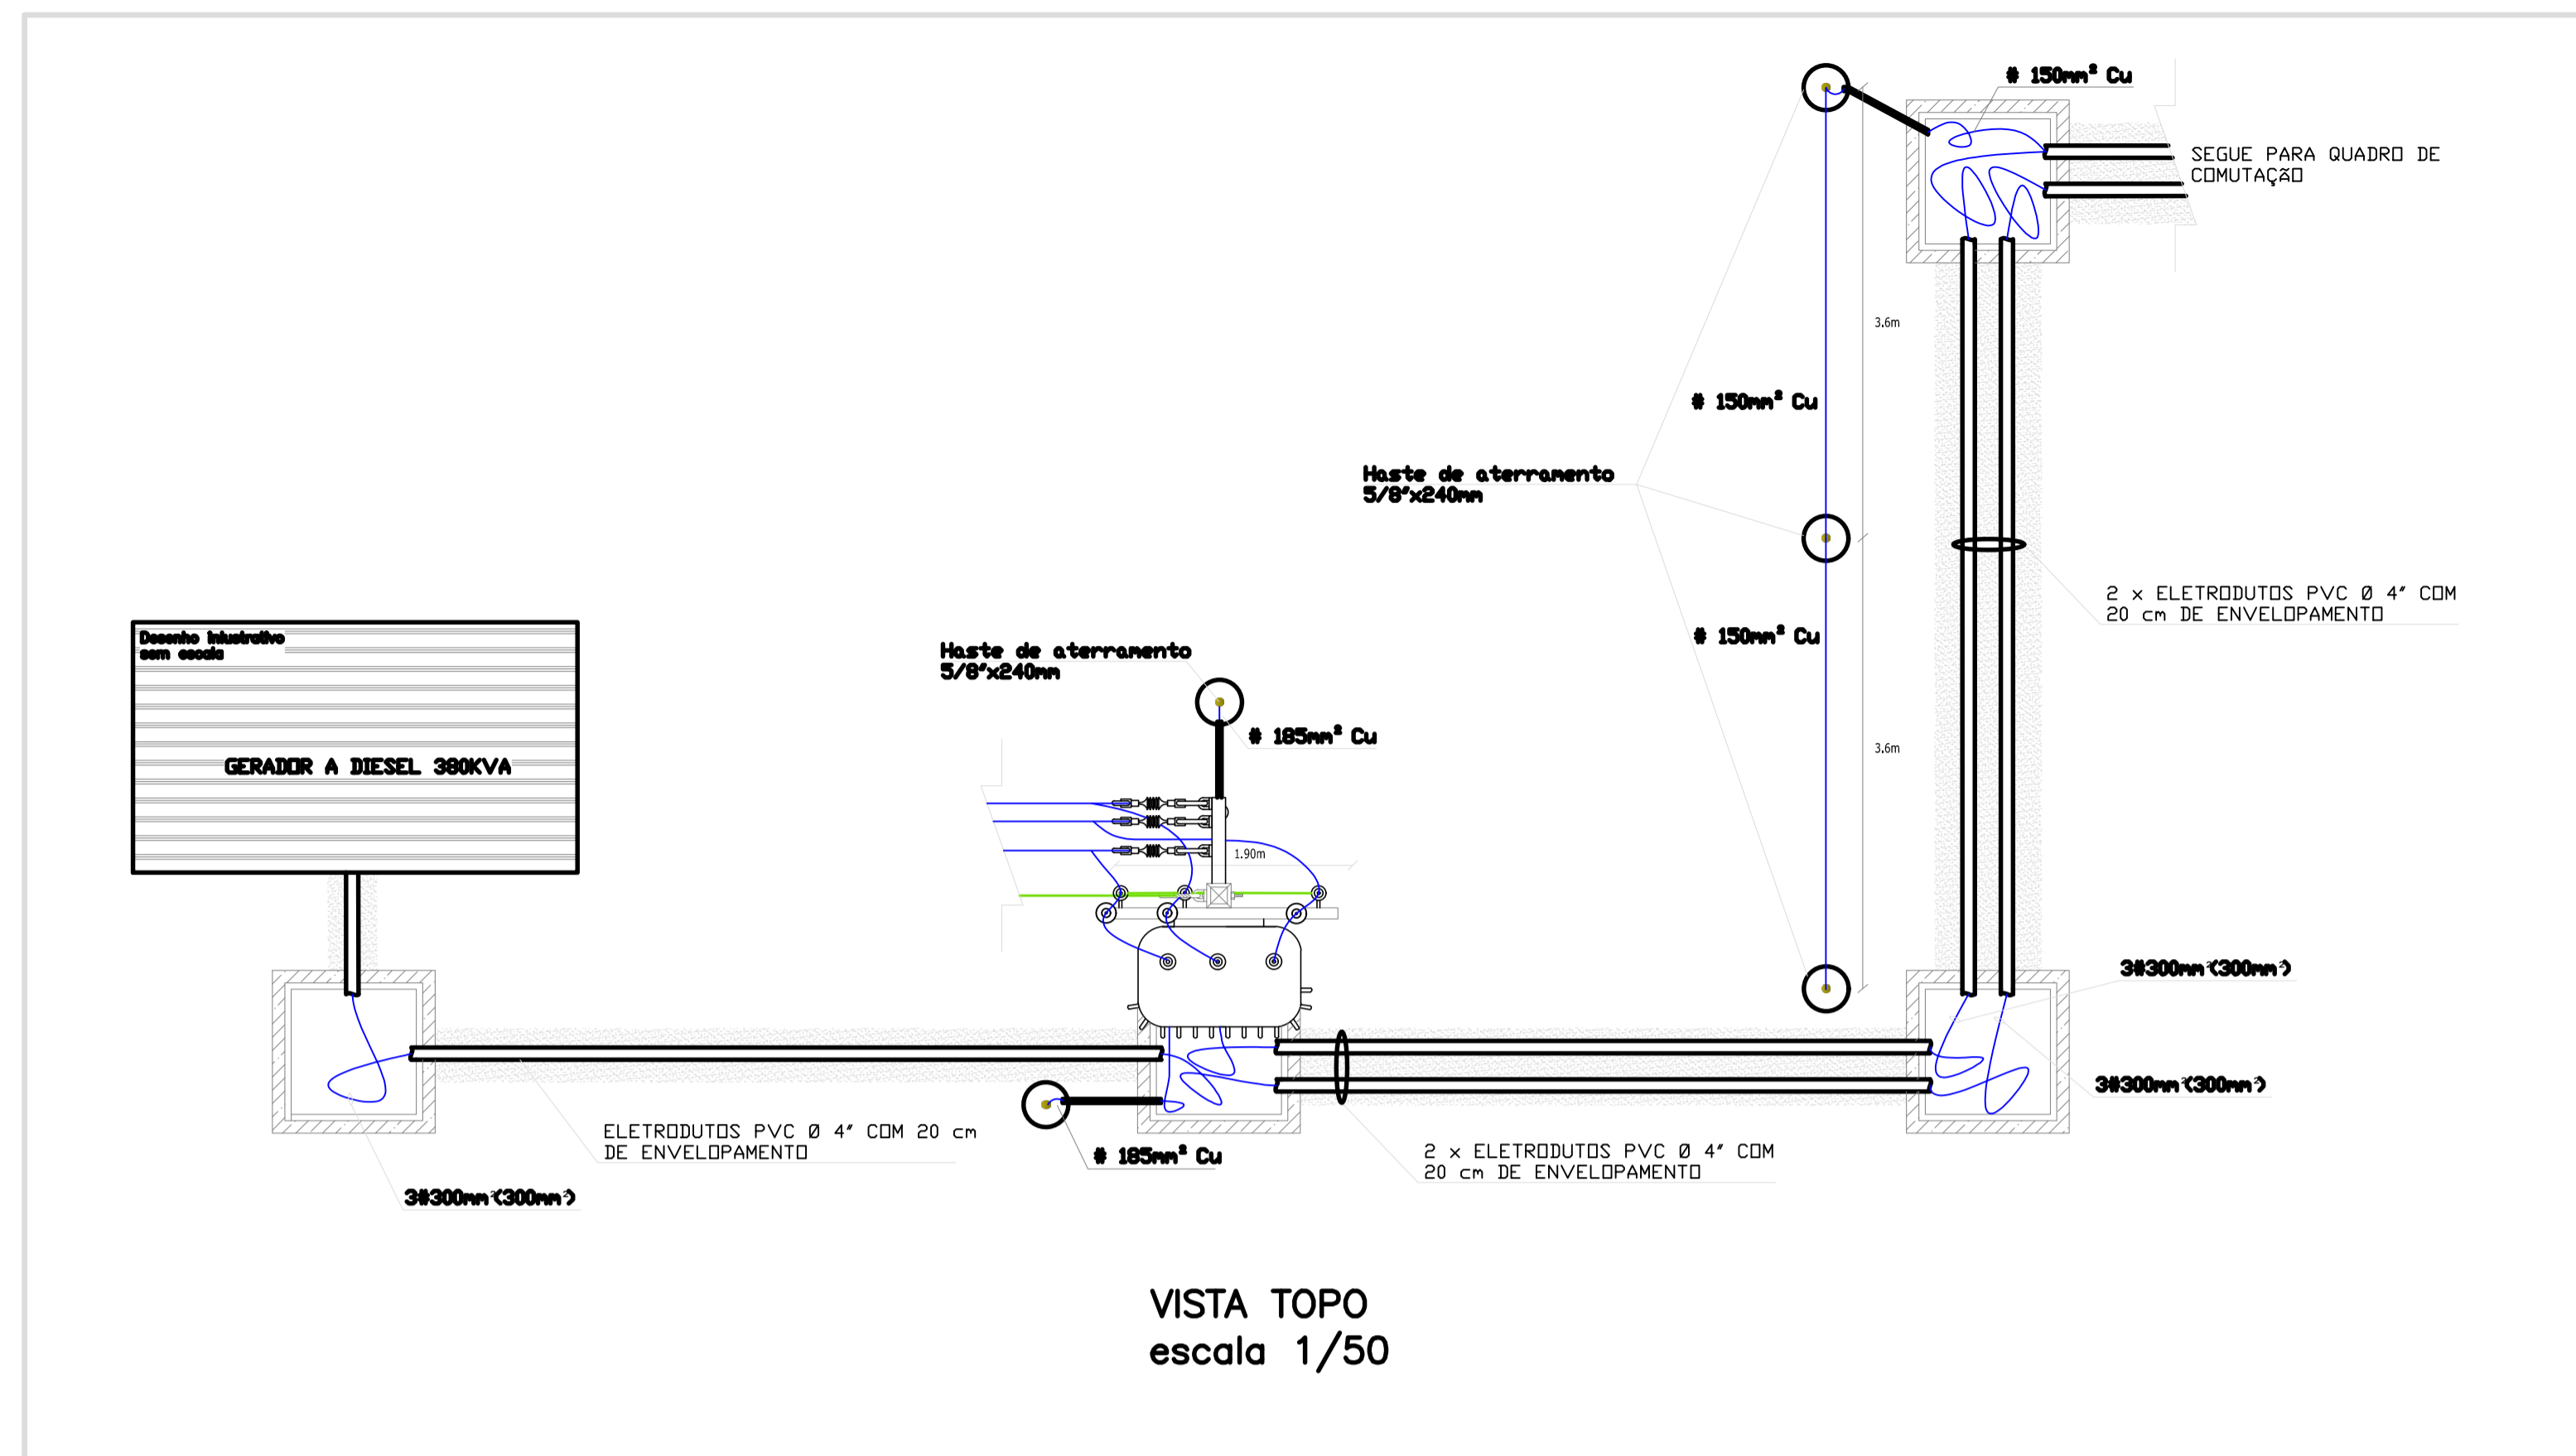


VISTA TOPO
escala 1/50

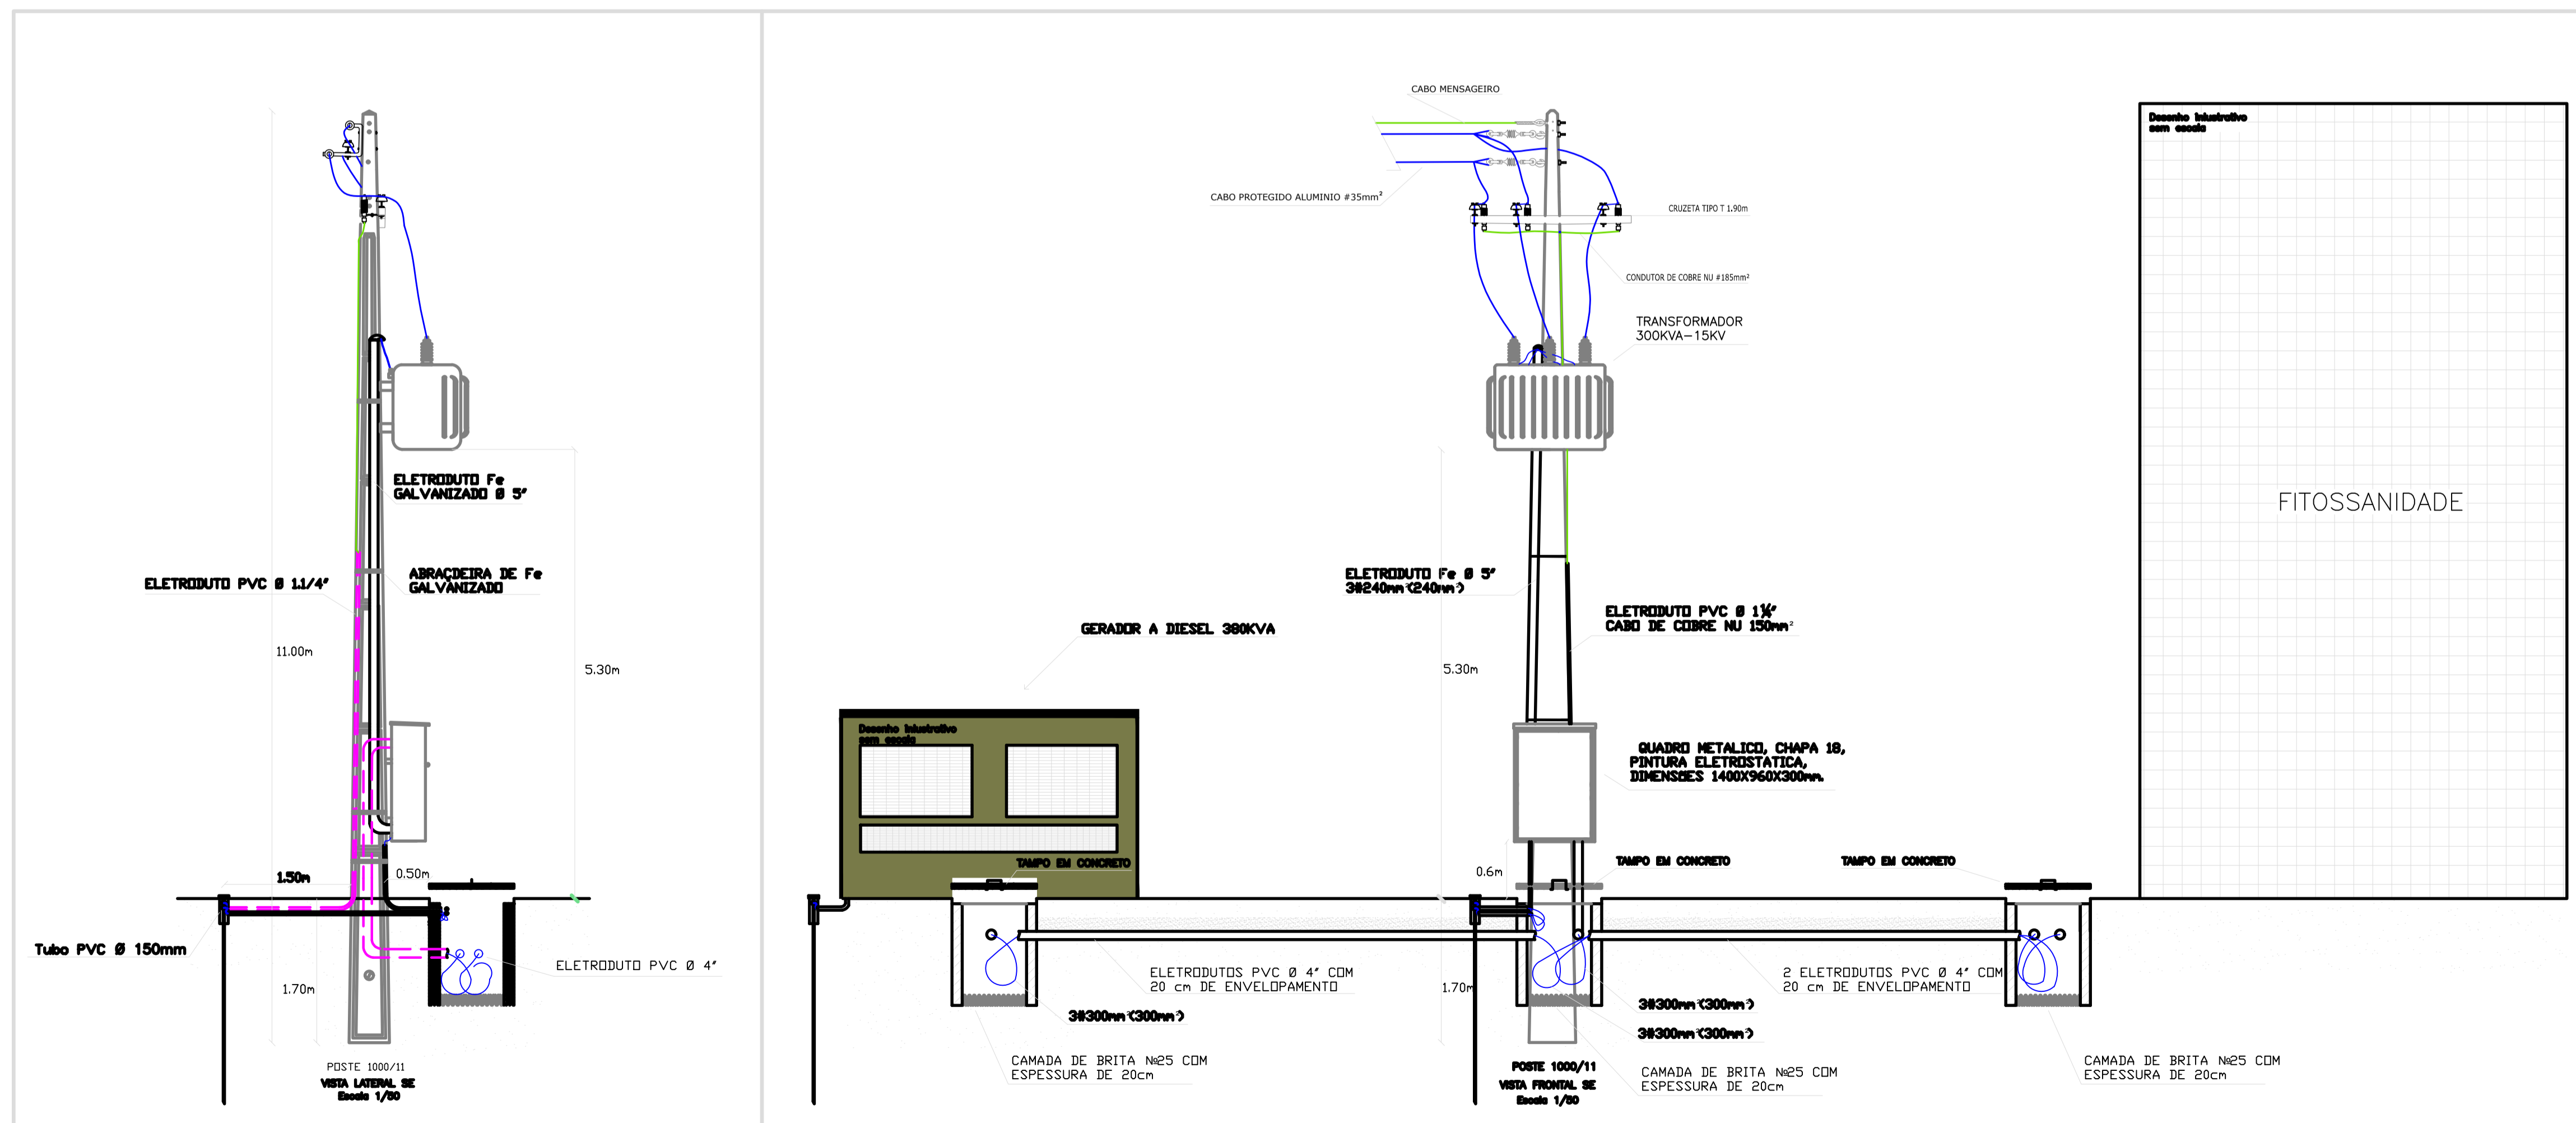


VISTA LATERAL DE BASTÃO 1/50

VISTA FRONTAL DE BASTÃO 1/50

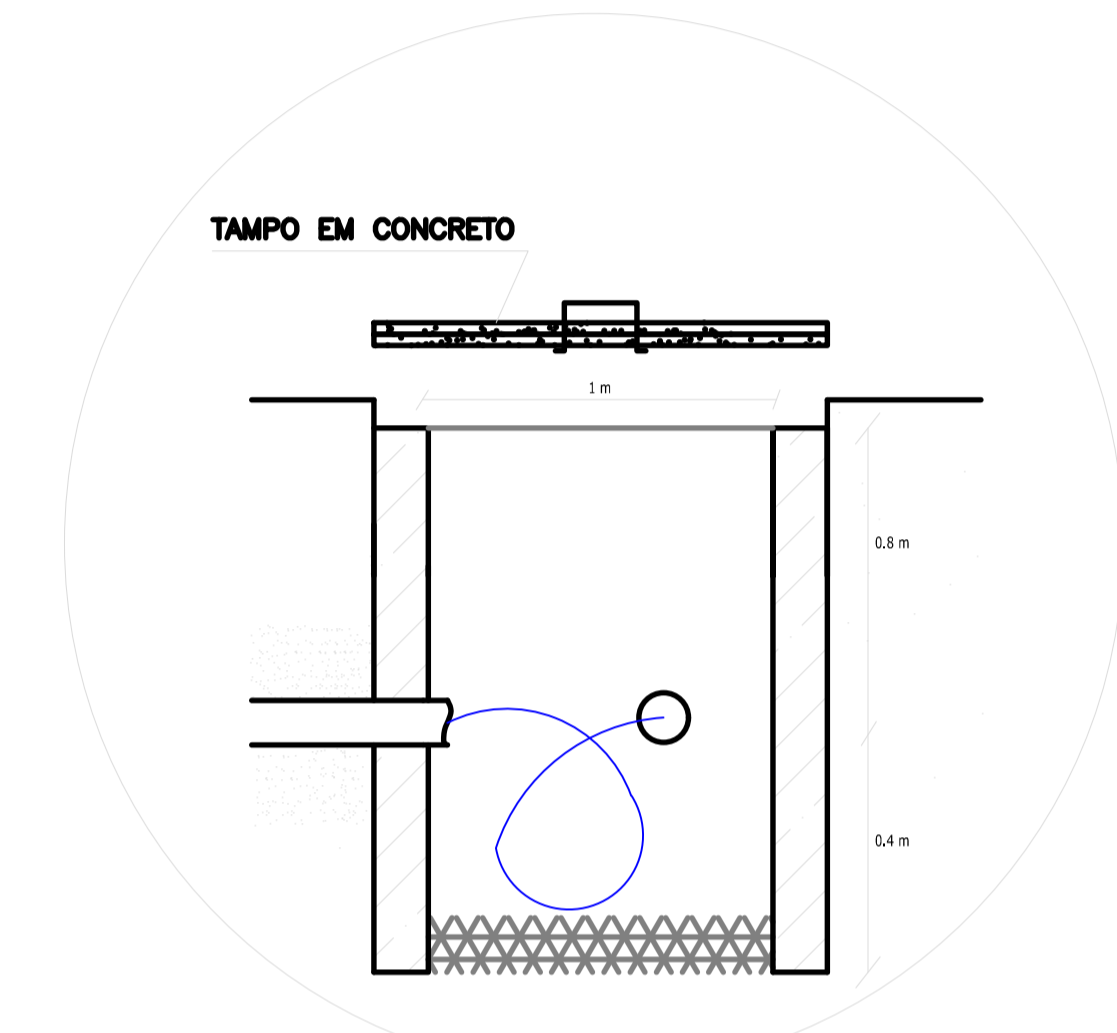

DET. CAIXA DE INSPEÇÃO

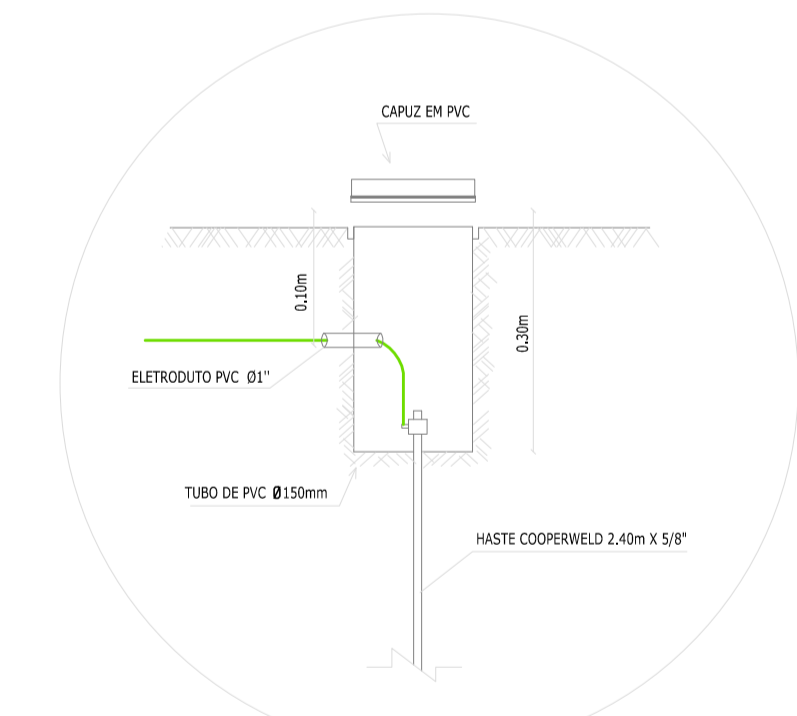

DET. ATERRAMENTO

Revisão:	Data:	Assunto:	Desenho:
Projeto Elétrico			
Fitossanidade			
Proprietário: UNIVERSIDADE FEDERAL RURAL DE PERNAMBUCO Projeto: Instalação de Subestação Aérea 300 KVA Título do desenho: Vistas, detalhes, locação e diagrama Projetista: Ricardo de Sobral Lira Belchior			
Desenho: Wellington Guerra Assinatura:		Número do CREA: PE-38730	
Data: 14/12/2010		Escala: 1/50	
		Prancha: 01/01	